

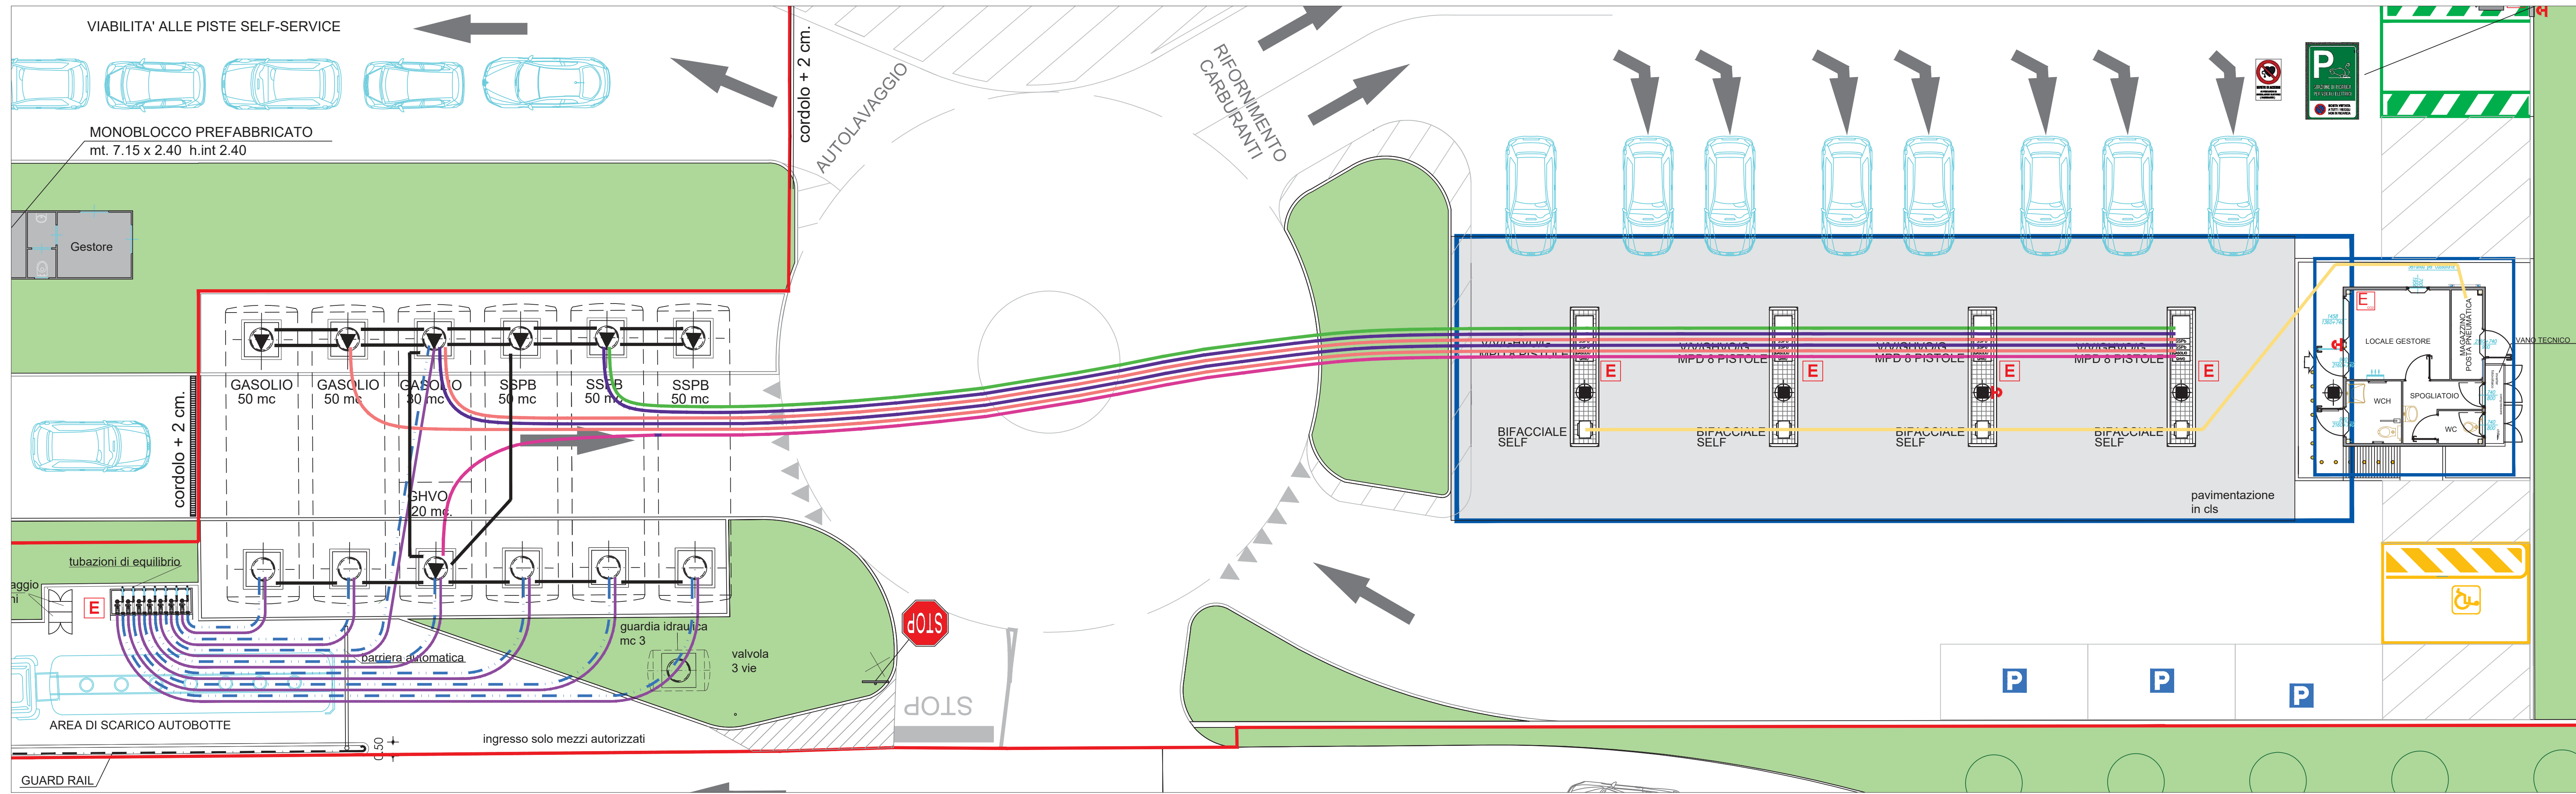


PLANIMETRIA GENERALE
SCALA 1:100

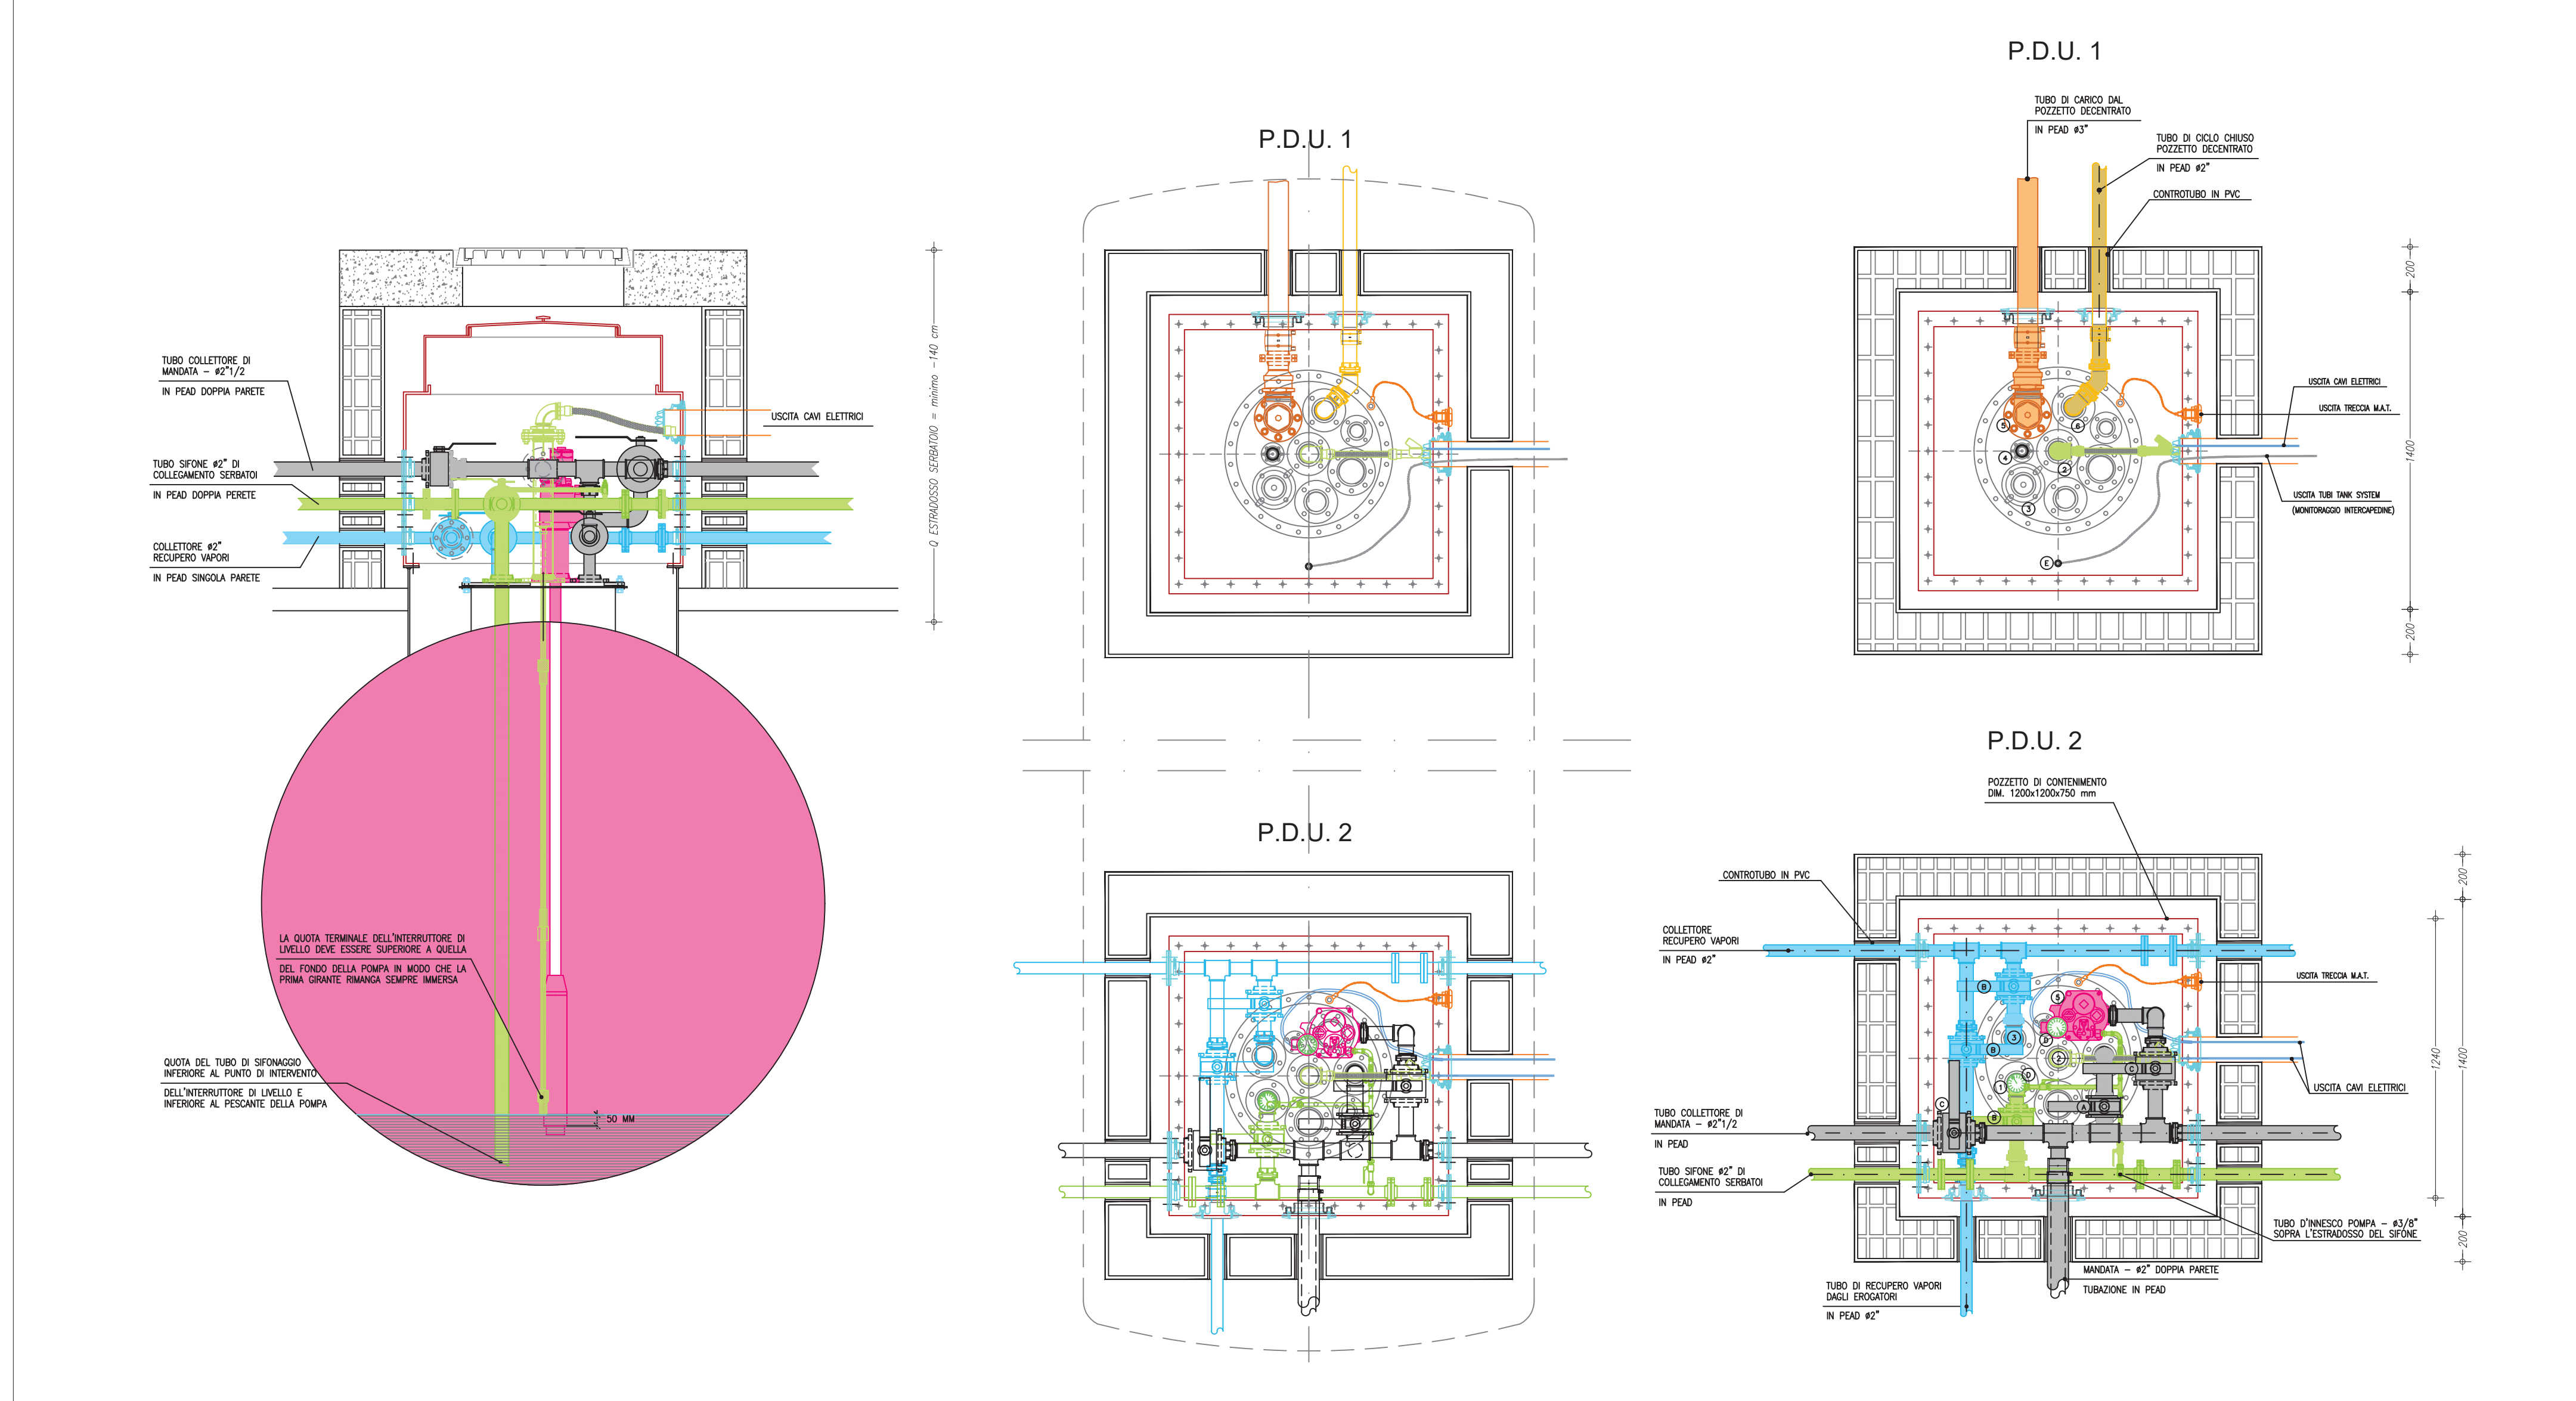


LEGENDA	
Impianto Meccanico	
	TUBAZIONE ASPIRAZIONE GASOLIO
	TUBAZIONE ASPIRAZIONE SUPER SP
	TUBAZIONE RECUPERO VAPORI
	TUBAZIONE DI EQUILIBRIO
	TUBAZIONE DI CARICO
	TUBAZIONE SATURAZIONE
	TUBAZIONE GASOLIO HVO
	TUBAZIONE POSTA PNEUMATICA


LEGENDA	
Presidi antincendio	
	ESTINTORE A CO2 DA KG. 5 CON RELATIVO CARTELLO SEGNALATORE
	ESTINTORE PORTATILE DA KG. 2 CON RELATIVO CARTELLO SEGNALATORE
	PIRANTE DI EMERGENZA GENERALE CON IMPIANTO FOTONICO INDOLE E COLONNINA ELETTRICA

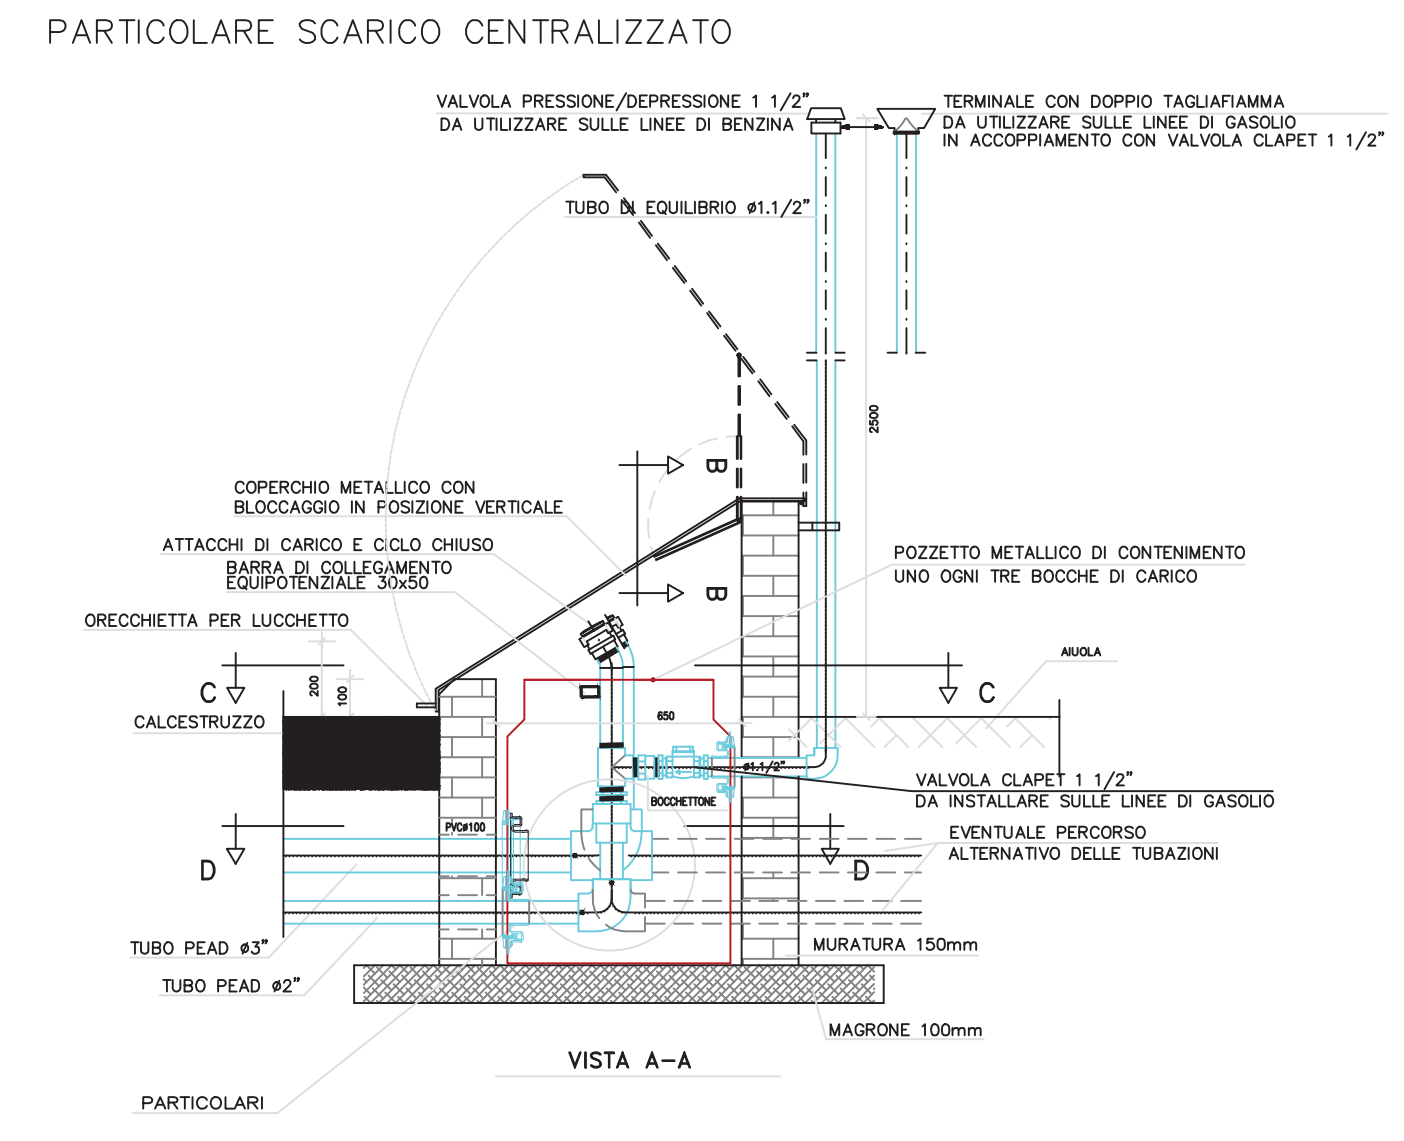


SEZIONE CUNICOLO IMPIANTO MECCANICO
SU PAVIMENTAZIONI BITUMINOSE

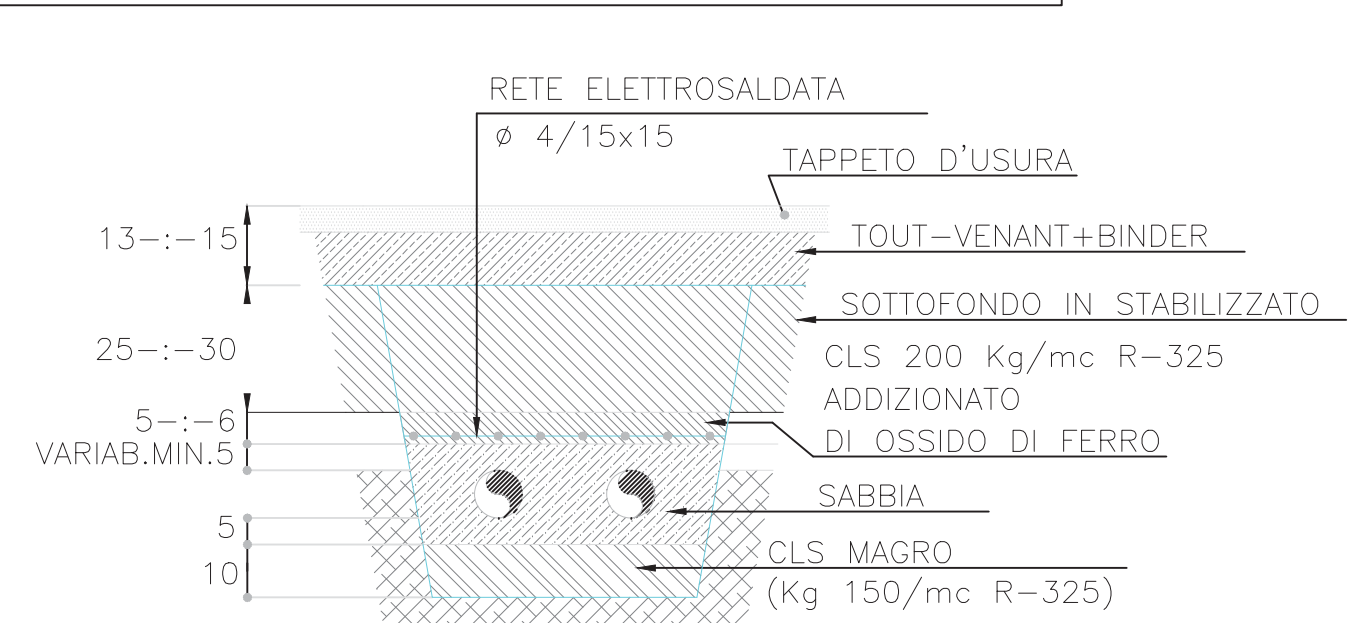


SEZIONE SU POZZETTO EROGATORE

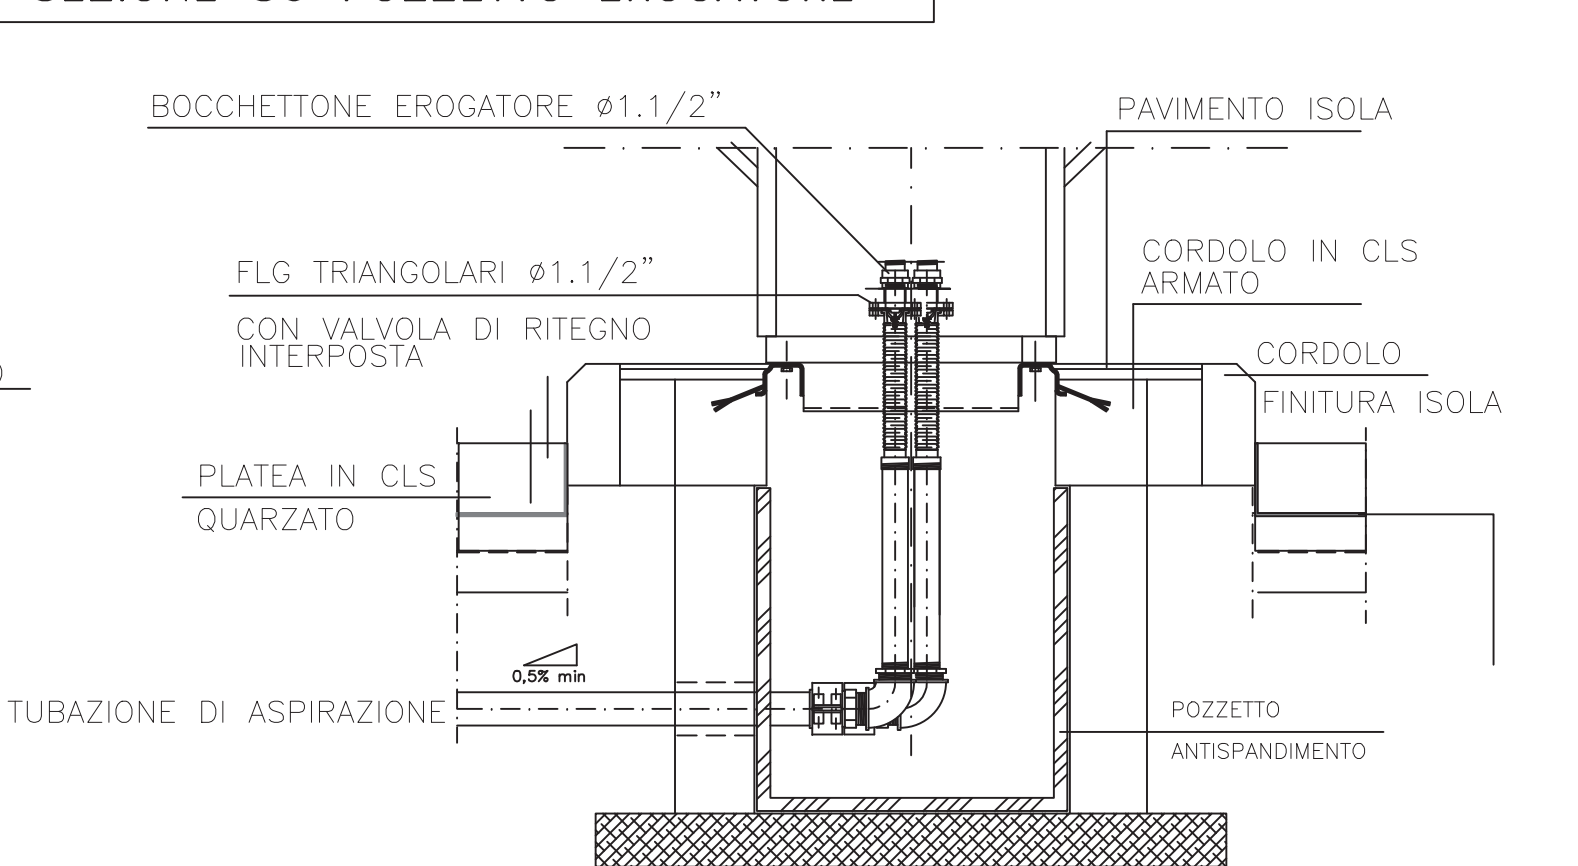

SEZIONE LATERALE SERBATOI

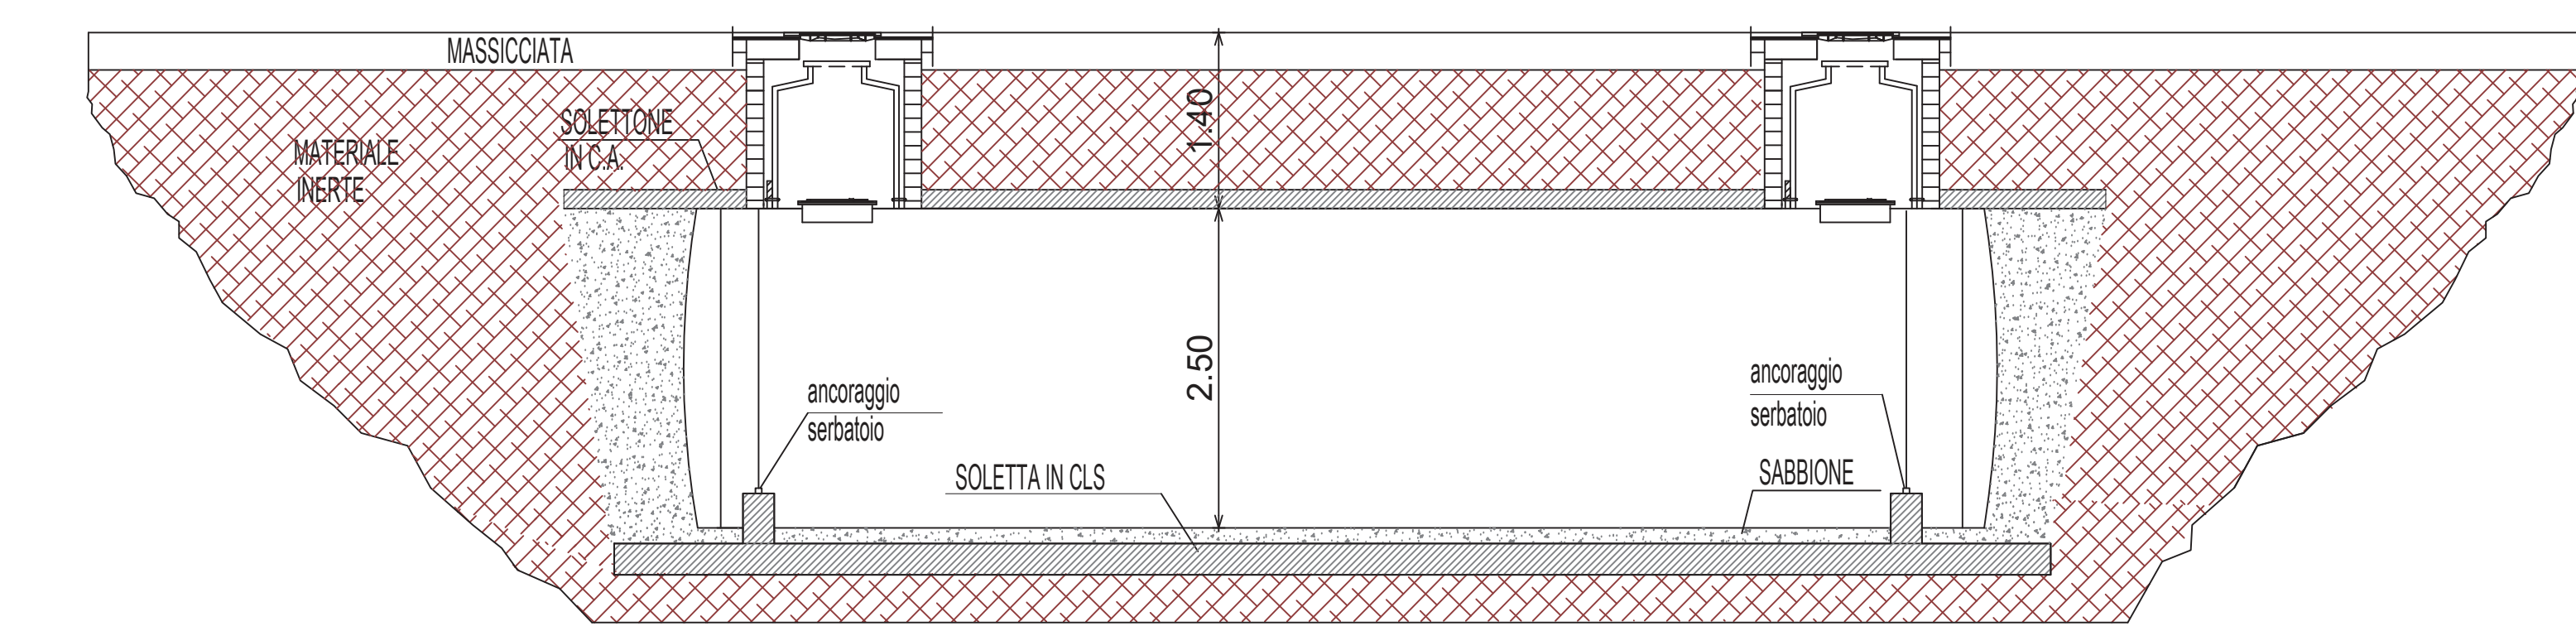

SEZIONE FRONTALE SERBATOI

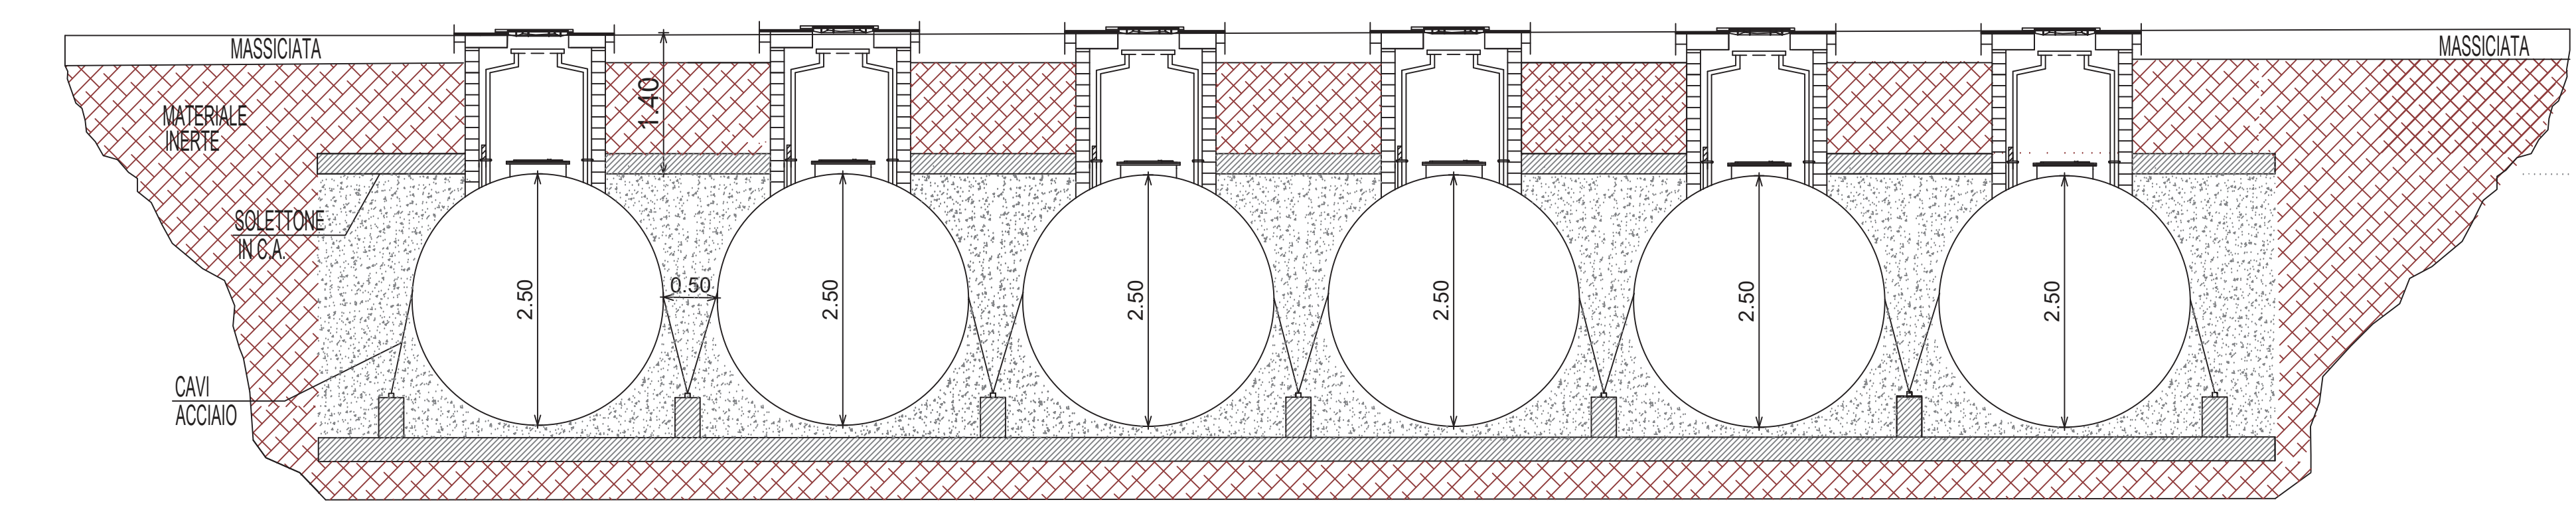

COMUNE DI CAMBIAGO
Via Papa Giovanni Paolo II

PROPRIETÀ
RIALTO, SPA
via Cavour 34
20091 Bresso (MI)

00		Emmissione elaborato	08.10.2025
REVISIONE		REDAZIONE	DATA
Quanto	-PROGETTO DISTRIBUTORE CARBURANTI- PLANIMETRIA GENERALE IMPIANTO MECCANICO	Disegnato Scala Disegno VARI	Novembre 2025 C.04
Descrizione			
SUAP Richiesta di provvedimento autorizzativo unico D.P.R. 160/2010 e sue successive modifiche ed integrazioni.			
G&C		STUDIO TECNICO ASSOCIATO per: Enrico Oliveri - www.ingegneri.com Via Giovanni Braccini, 31 - 20158 Milano (MI) Tel. 02/5815111 - Fax 02/5815112 - email: info@studioassociato.com	Progetto Urbanistico
G&C		GEOM. GIUSEPPE GAVIOLI Lungote S. Pietro 1 - 20139 Milano (MI) Tel. 02/5815111 - Fax 02/5815112 - email: info@studioassociato.com	Progetto Urbanistico
G&C		ARCH. MARCO MARINI Via S. Pietro 1 - 20139 Milano (MI) Tel. 02/5815111 - Fax 02/5815112 - email: info@studioassociato.com	Progetto Urbanistico
G&C		LIBRA AMBIENTE E TERRITORIO Via S. Pietro 1 - 20139 Milano (MI) Tel. 02/5815111 - Fax 02/5815112 - email: info@studioassociato.com	Progetto Urbanistico
G&C		STUDIO TECNICO ASSOCIATO Via S. Pietro 1 - 20139 Milano (MI) Tel. 02/5815111 - Fax 02/5815112 - email: info@studioassociato.com	Progetto Urbanistico
G&C		ARCHITETTO NICOLA CORNELLI Via S. Pietro 1 - 20139 Milano (MI) Tel. 02/5815111 - Fax 02/5815112 - email: info@studioassociato.com	Progetto Urbanistico
G&C		Per. Ing. Riccardo Baggio Via S. Pietro 1 - 20139 Milano (MI) Tel. 02/5815111 - Fax 02/5815112 - email: info@studioassociato.com	Progetto Urbanistico
G&C		Per. Ing. Riccardo Baggio Via S. Pietro 1 - 20139 Milano (MI) Tel. 02/5815111 - Fax 02/5815112 - email: info@studioassociato.com	Progetto Urbanistico
G&C		Per. Ing. Riccardo Baggio Via S. Pietro 1 - 20139 Milano (MI) Tel. 02/5815111 - Fax 02/5815112 - email: info@studioassociato.com	Progetto Urbanistico